

# 장비일람표

첨단 시스템 에어컨 -  
**MULTV™**



영등포구 여의도동 20번지 LG타워 31층  
Tel. 02) 3777-2862  
www.systemaircon.com

■ LG 시스템에어컨 실내기																											
장비번호	분류	모델명	수량(대)	정격냉방능력	정격난방능력	전원 (상, 선식, V, Hz)	정격소비전력(kW)		운전전류(A)		송풍기			제품중량(kg)	접속구경(mm)			본체치수(mm)		팬넬치수(mm)		통신선(mm²)	전원선(mm²)	누전차단기		비고	
				(W)	(W)		냉방	난방	냉방	난방	풍량(CMM)	기외정압(mmAq)	정격출력(W)		액관	가스관	드레인관	W x H x D	W x H x D	VCTF-SB	H07RN-F	규격	수량				
IAC-83A	4WAY 카세트	R-W0830A2S	4	8,300	9,300	1, 2, 220, 60	0.053	0.053	0.48	0.48	26 / 24 / 21	-	135	26.0	9.52	15.88	32	840 x 288 x 840	950 x 35 x 950	1.0 ~ 1.5	2.5						
합 계			4																								

\* 수량을 제외한 소비전력등의 제품사양은 한대기준임. \*4Way 일반형 제품은 인공지능(공기청정, 인체감지), 연동 및 습도센서 적용 가능.

■ LG 시스템에어컨 실외기 (SUPREME)																													
장비번호	분류	모델명	수량(대)	냉방능력			전원 (상, 선식, V, Hz)	냉난방 효율 (EERa)	소 비 효 율 등급	소비전력(kW)					운전전류		송풍기		냉매	제품중량(kg)	배관경		본체치수		연결전선(mm)		누전차단기		비고
				정격	정격	-15℃				냉방	난방	난방저온	최대	형식	풍량 (CMM)	정격출력 (kW)	액관 (mm)	가스관 (mm)			W x H x D (mm)	전원선	통신선	규격	수량				
OAC-12	냉난방 절환형	RPUW12GX9E	1	34,800	39,200	33,800	3, 4, 380, 60	6.708	1	9.0	2.4	9.5	13.4	16.5	25.8	프로펠러식	220x1	1.2x1	R410A	204x1	12.7	28.58	(930x1,745x760) x 1	4.0	1.0~1.5	30			
합 계			1																										

\* 수량을 제외한 소비전력등의 제품사양은 한대기준임.

△1					
△2					
REV.	DATE	DESCRIPTION	BY	BY	APP

ISSUES & REVISIONS


PROJECT TITLE

장비일람표


DRAWING TITLE

DRAWN	SCALE
CHECK	
APPR	SHEET NO.
DATE	

DRAWING NO.

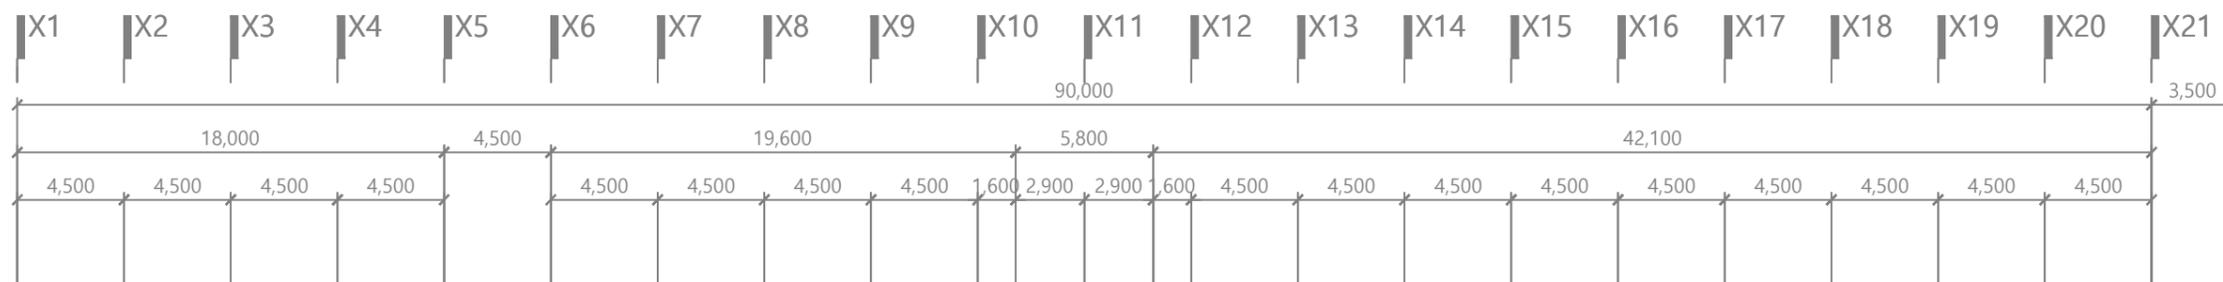


1. 기존 에어컨 철거후 학교에 반납.  
2. 기존 에어컨 드레인 배관 철거.


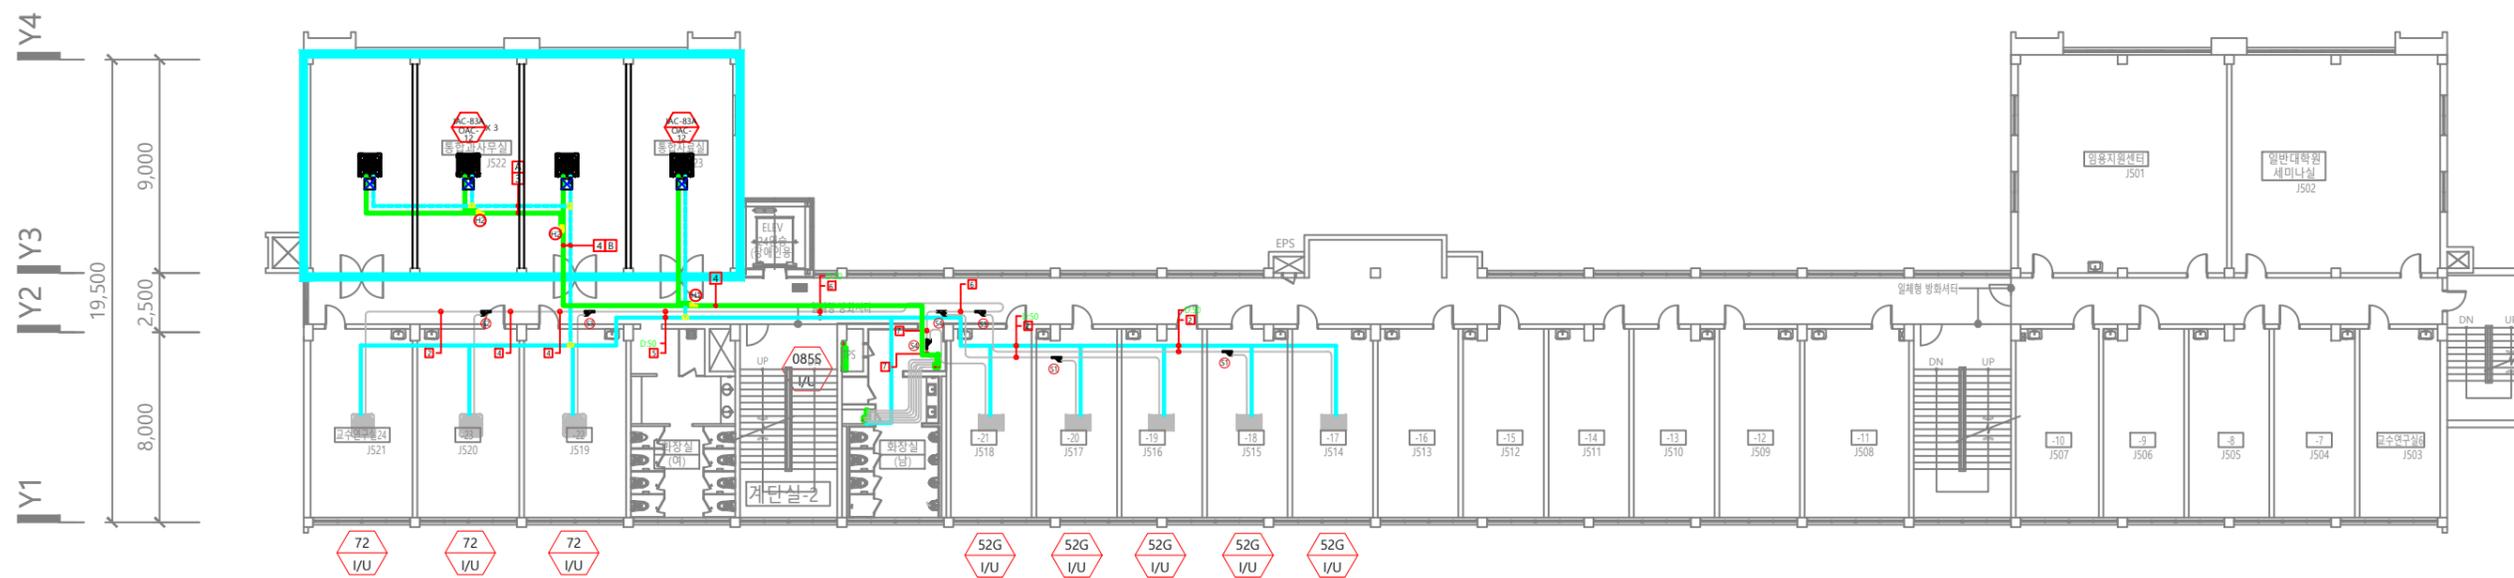


1  
MA 09 지상5층 에어컨 배관 평면도  
축척 : 1/150(300)

(학 립 관)  
지상5층 에어컨 배관 평면도

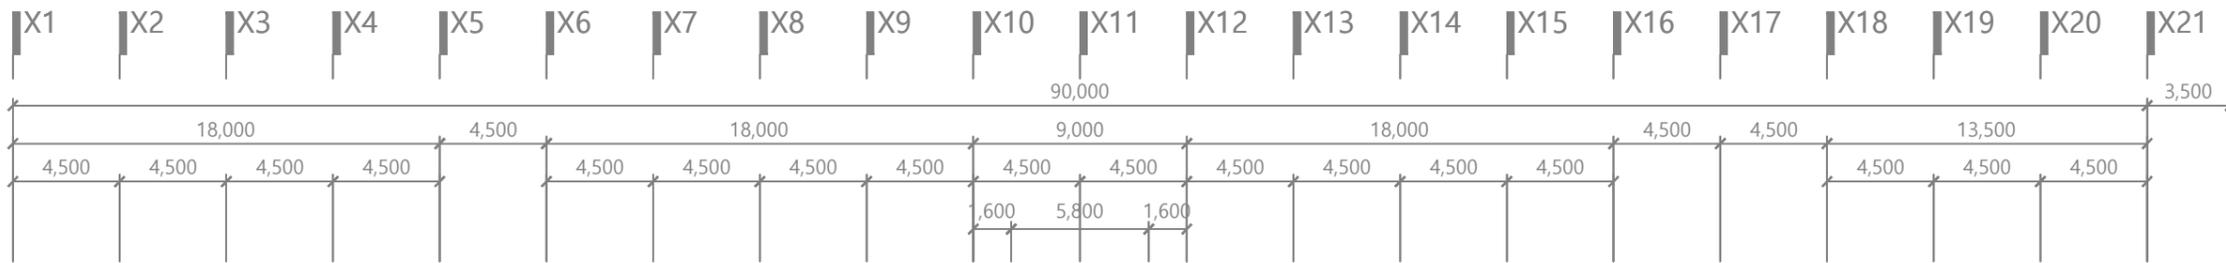

1. 기존 에어컨 절거루 환교에 반납.  
2. 기존 에어컨 드레인 배관 절거.

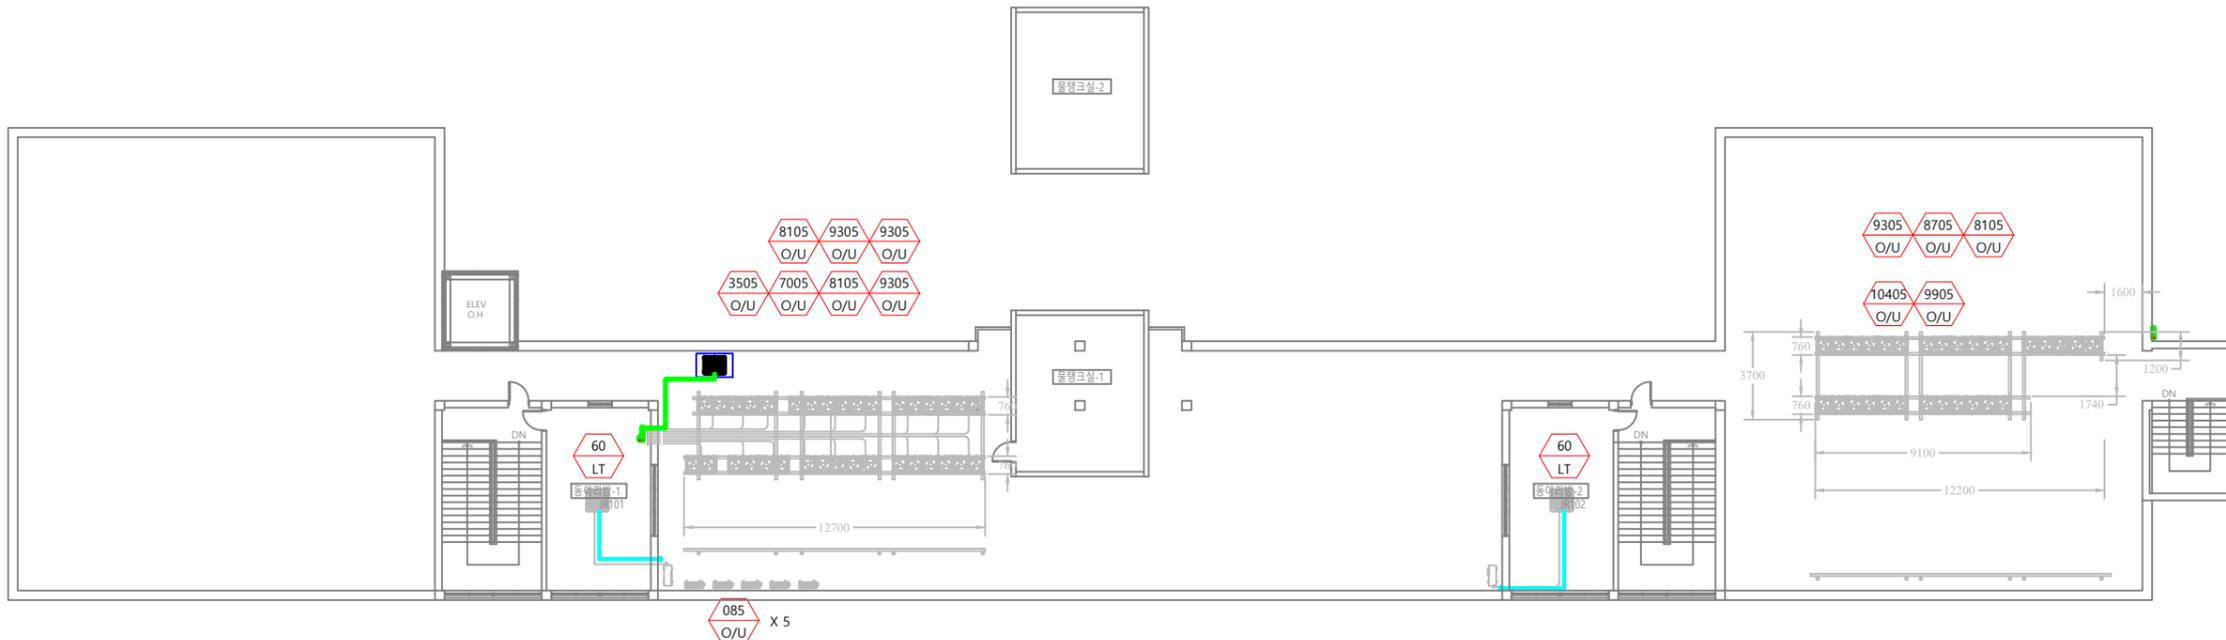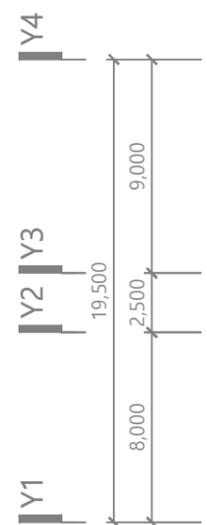

1 지붕층 에어컨 배관 평면도  
MA/10 축척: 1/150(300)

(학림관)  
지붕층 에어컨 배관 평면도

**NOTE**

1. 천정 마감재 (마이론 600x600x12T) 설치.
2. 600x600 파라보릭 등기구 설치.
3. 에어컨 위치조정 이전 설치.

PROJECT TITLE

사범대학  
학림관 공간 조정공사

INTERIOR DESIGN

(주) 다움 에이앤씨  
DAUM Architecture & Construction Co., Ltd.


DAUM AMC / Keosang Design  
76, Adraem-ro 76-gil, Gwangju-gu, Seoul,  
Republic of Korea  
T+82 02 472 0257  
F+82 02 463 8833  
www.keosang.co.kr

KEY PLAN



NOTE

	32	600x600 LED 조명 이상
--	----	----------------------

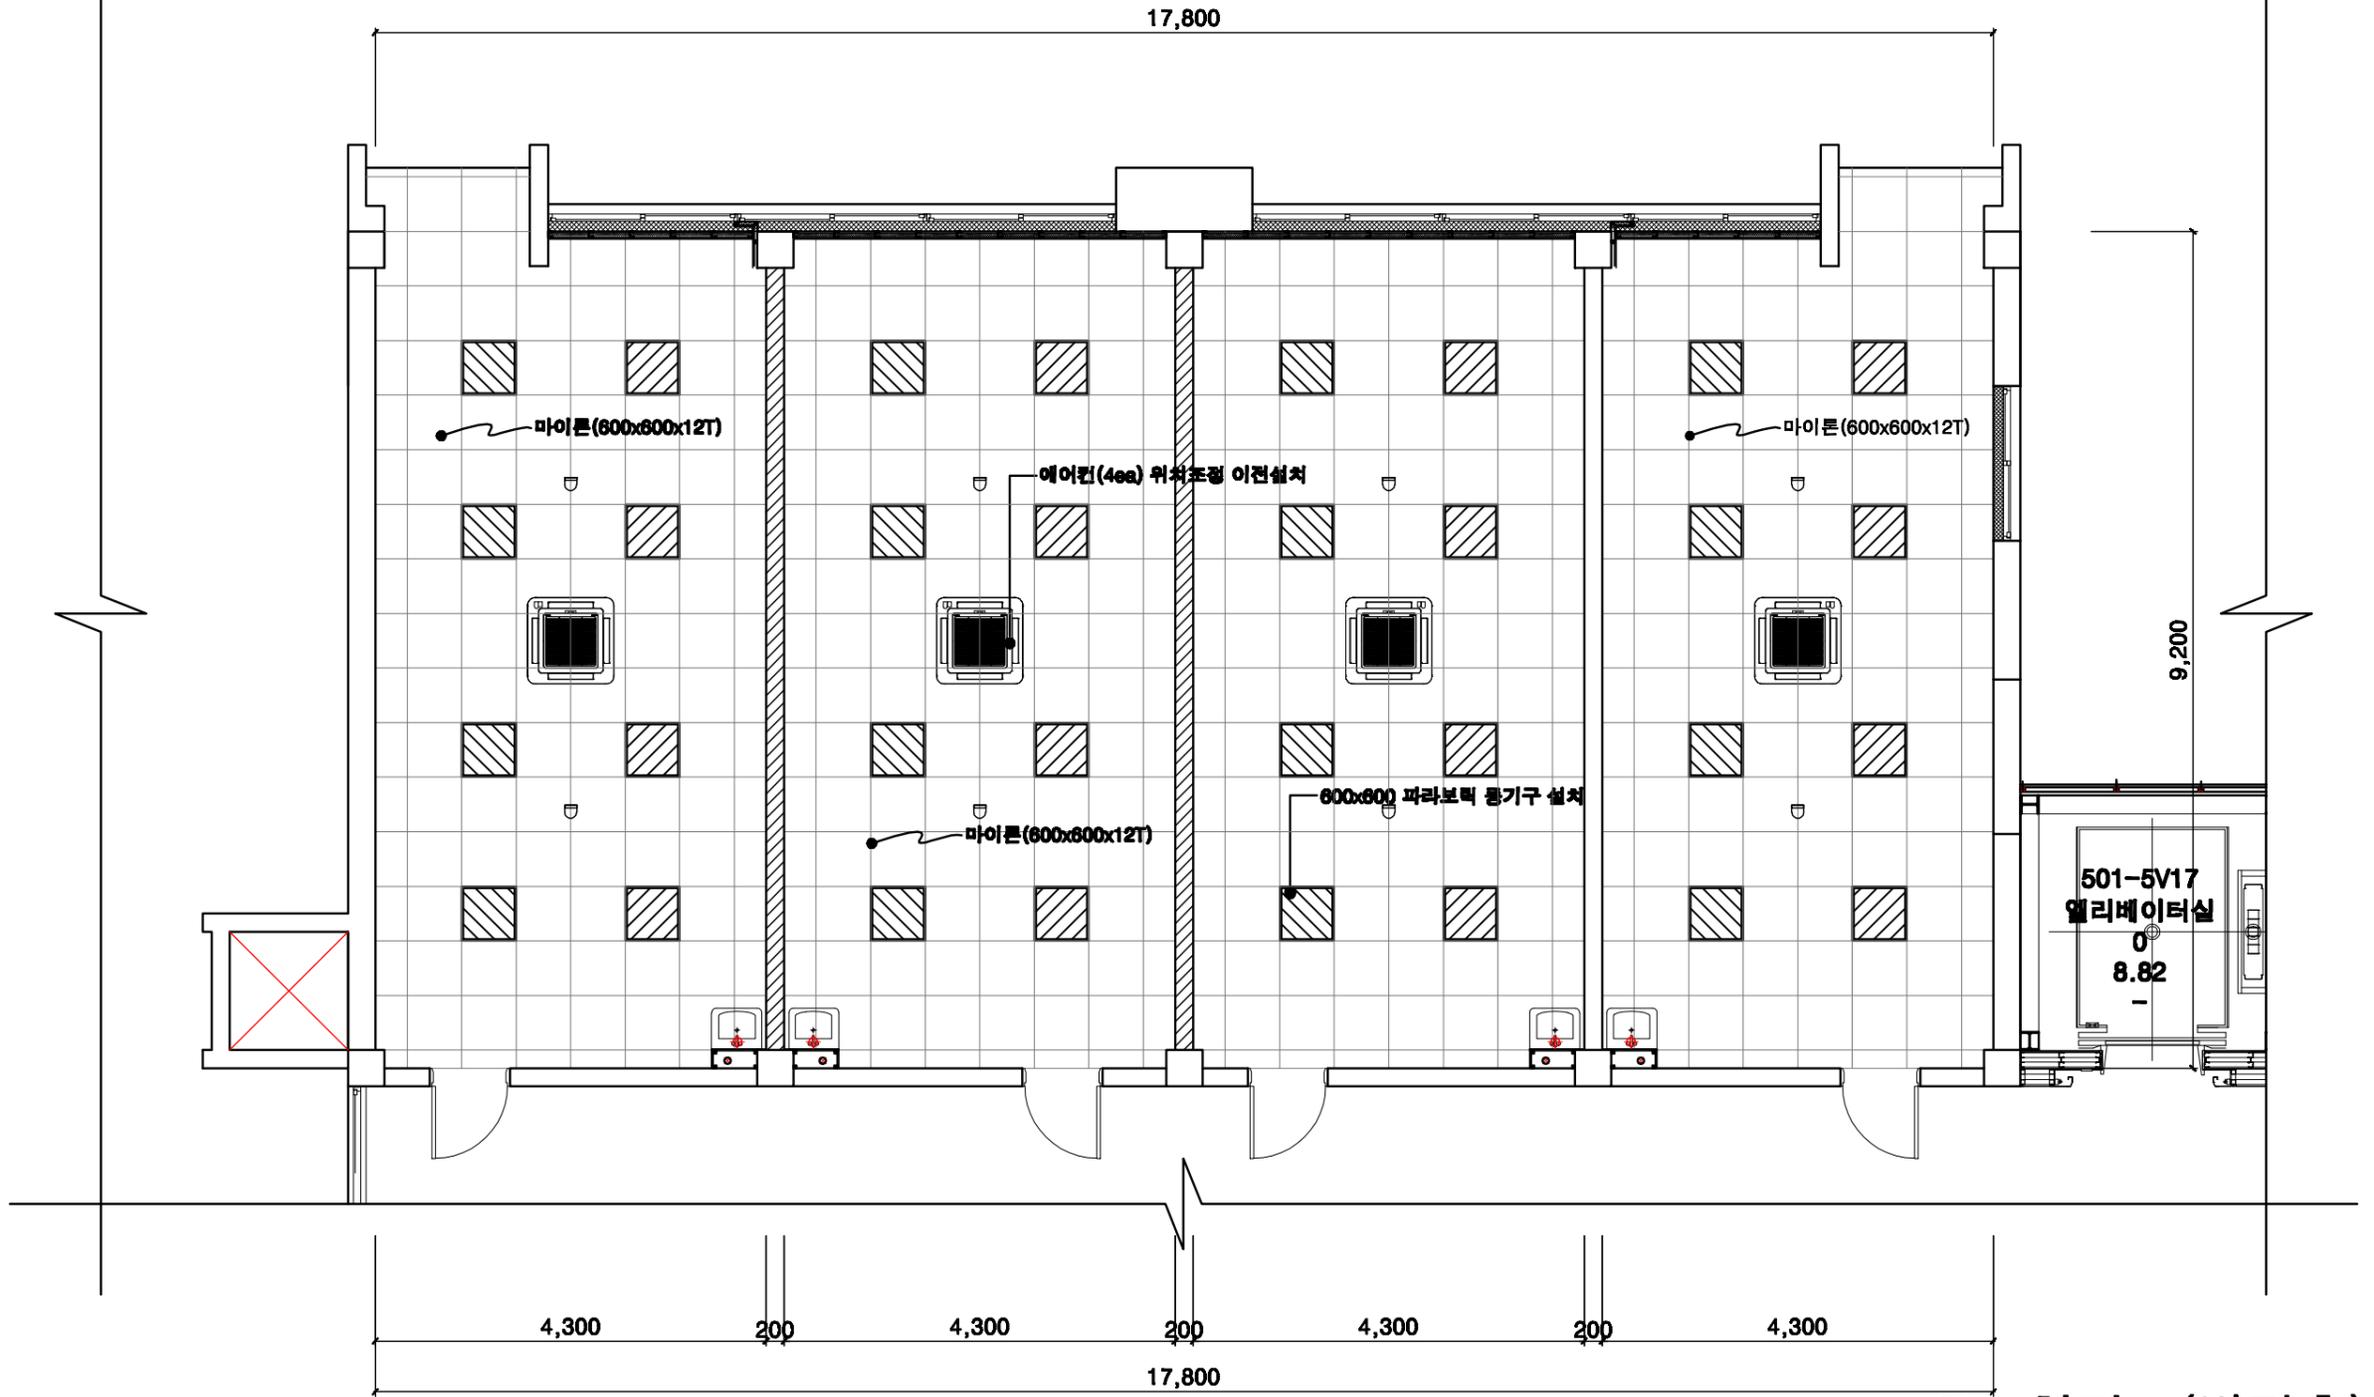

천정도(변경후)

APPROVED BY

CHECKED BY

DRAWING BY

DATE 2021. 07

SCALE A1 : 1/40  
A3 : 1/80

DRAWING TITLE

5F 교수연구실(4실)  
천정도(변경후)

DRAWING NO

□ A - □ 0 □ 4

SHEET NO

□ □ - □ 0 □ 4

SCALE

A3 : 1/80