


1. 분리형 방화셔터 및 방화도어 설치  
- 사이즈 현장 실측할 것
2. 비상구 유도등 설치
3. 연기감지기, 열감지기 등을 설치할 것
4. 인테리어 마감 포함
5. 총무로영상센터 신관 1층 화재수신기 설치 및 연동할 것.


PROJECT TITLE  
총무로 영상센터  
캠퍼스타운  
"B동" 지하 1층  
조성공사

INTERIOR DESIGN  
**동국대학교**

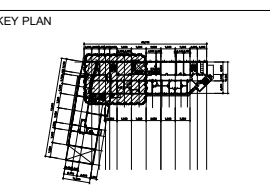

NOTE

\* 방화셔터 및 방화문 설치부

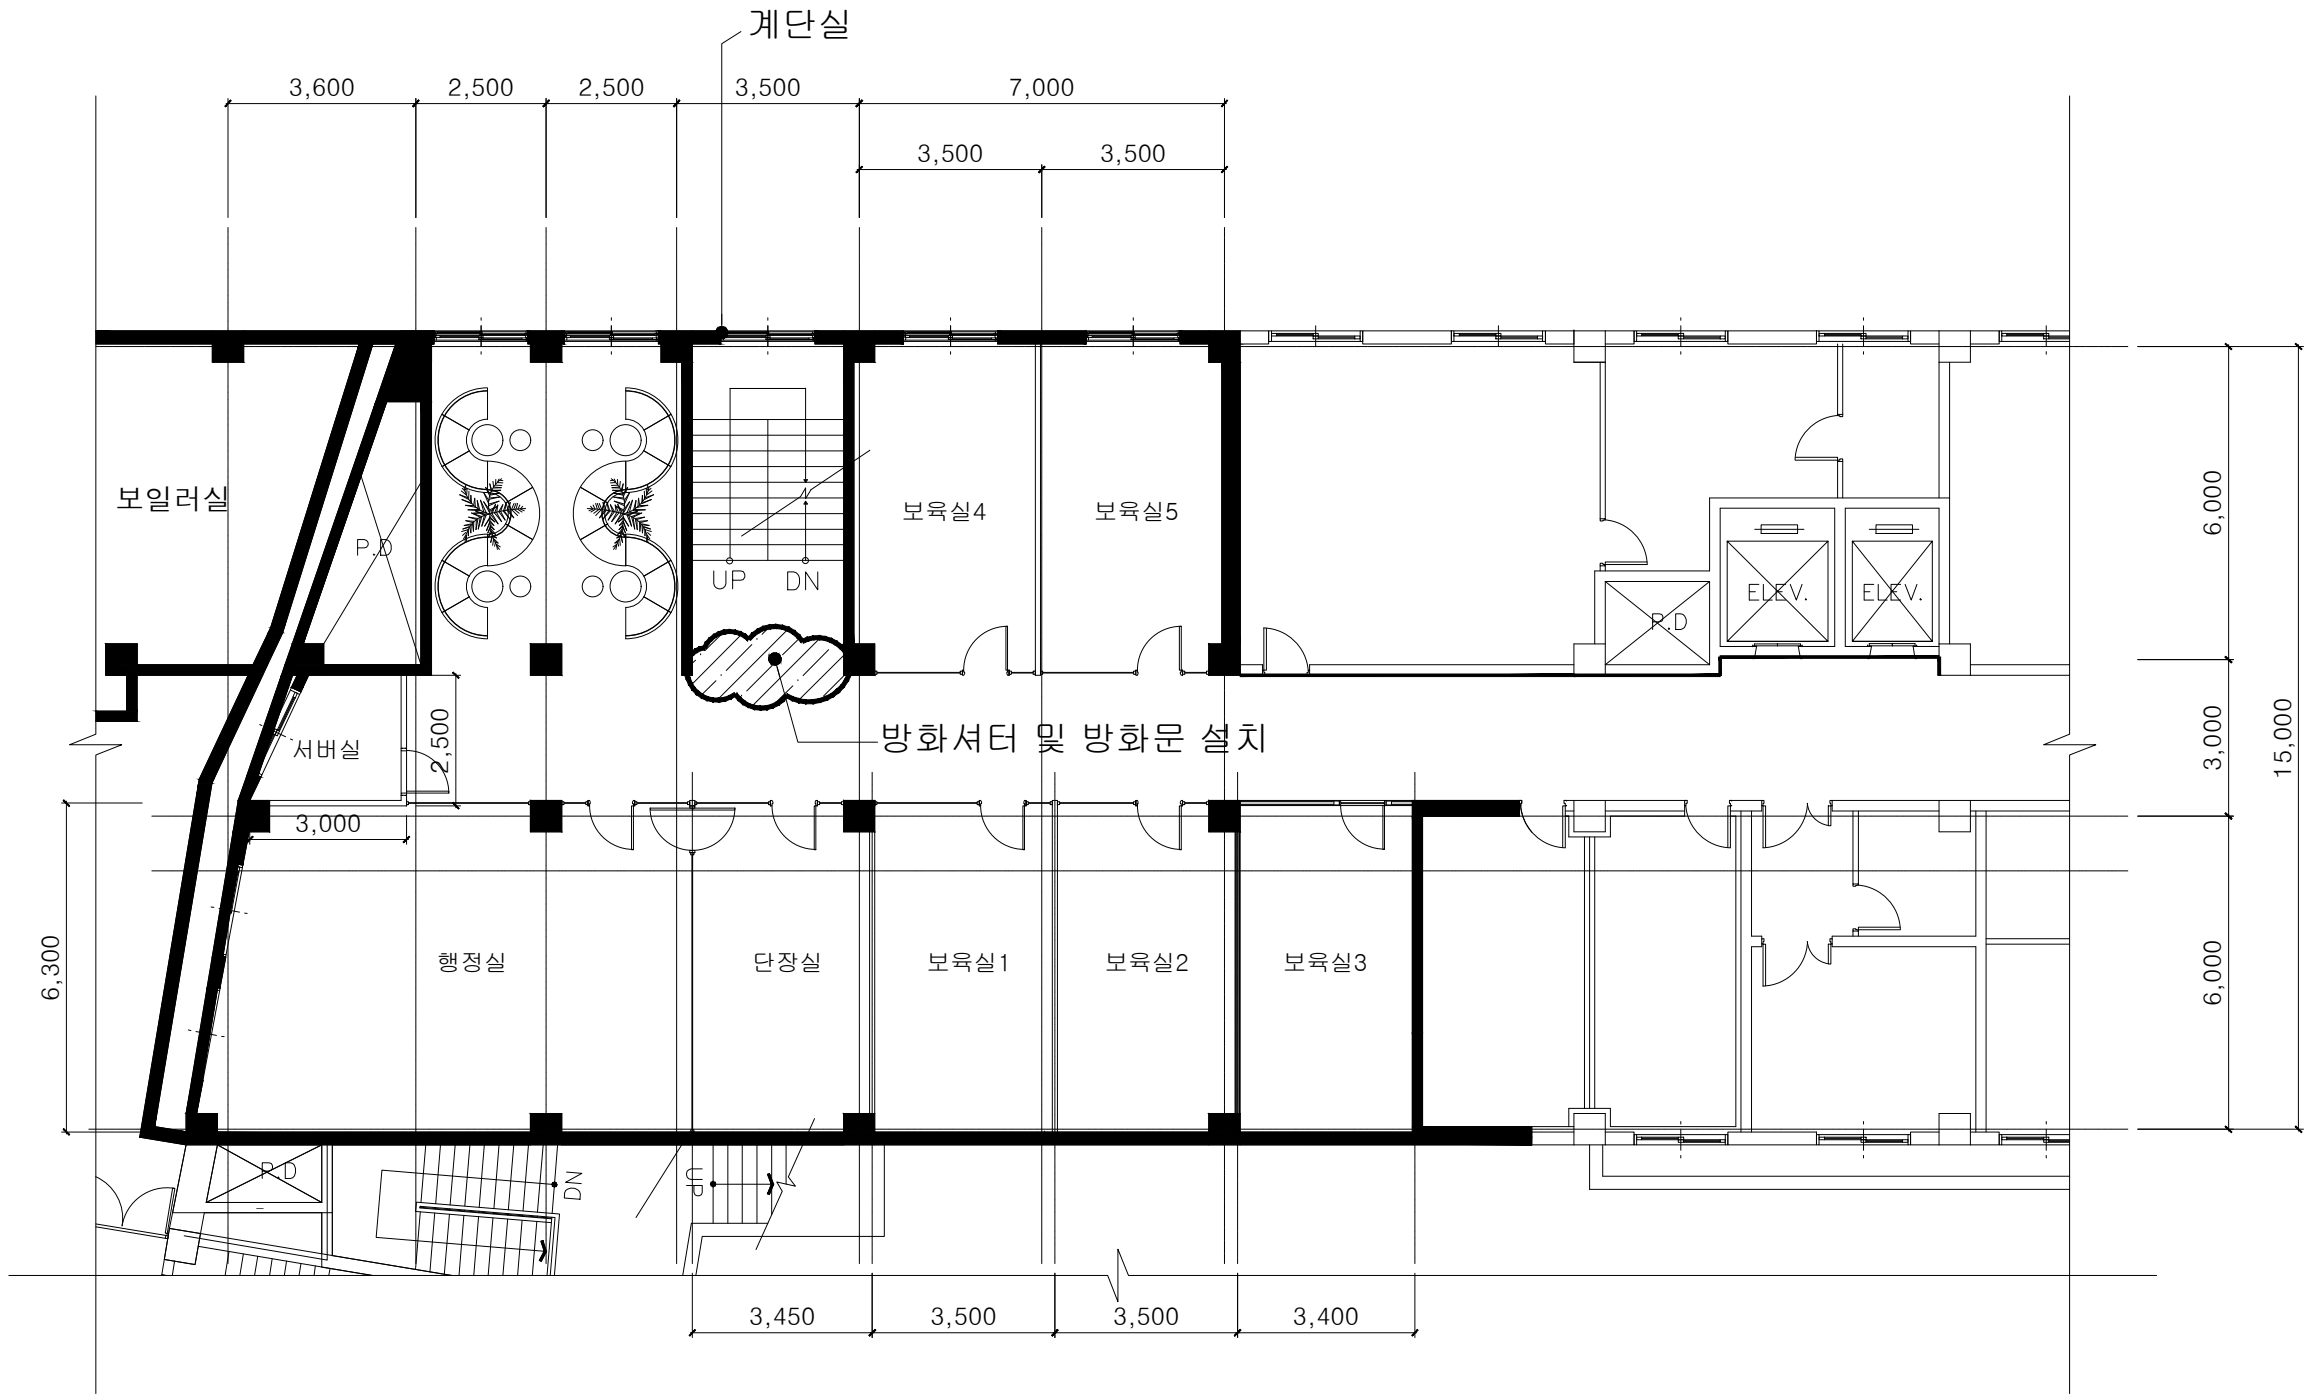

**지하1층 평면도**  
(SCALE 1/150)

\*모든마감은 시공전 발주자 협의 후 시공.

APPROVED BY	
CHECKED BY	
DRAWING BY	
DATE	2022. 7
SCALE	A1 : A3 :
DRAWING TITLE	총무로영상센터 신관 지하 1층 소방공사 평면도
DRAWING NO	□ A - □ □ □ □ 3
SHEET NO	□ □ - □ □ □ □ 3

SCALE  
A3 : 1/150